


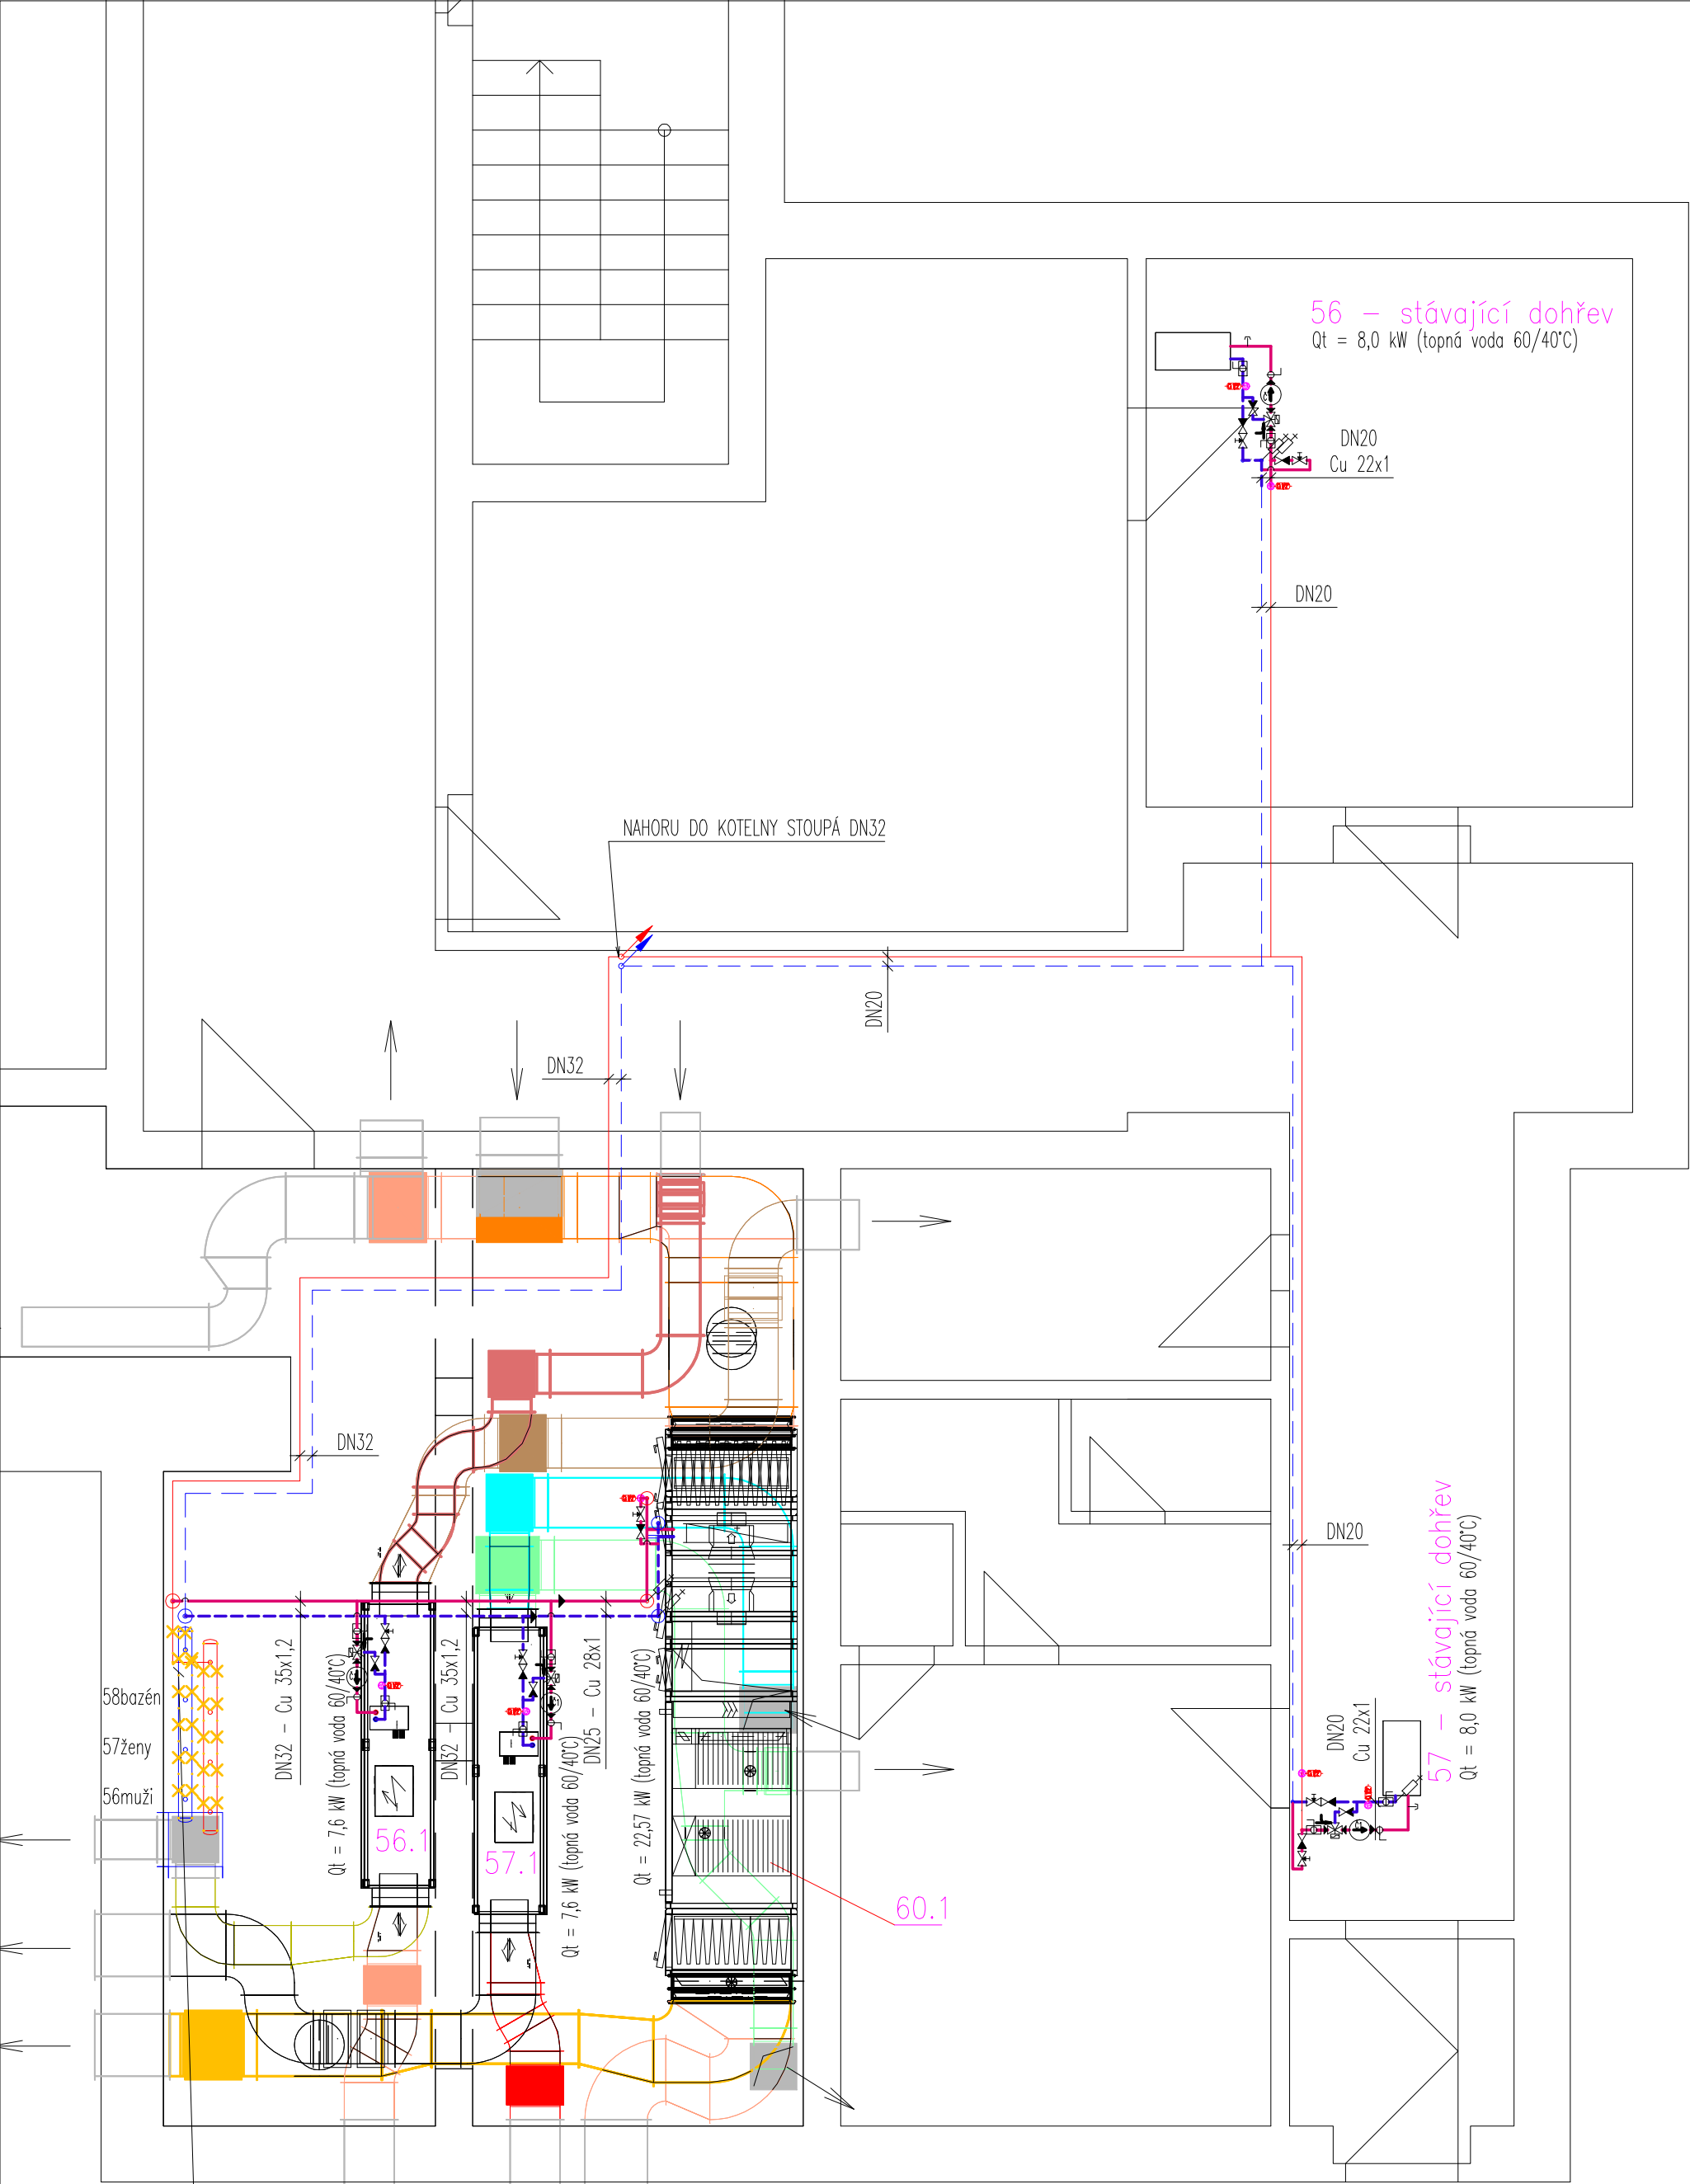

Stávající rozdělovač a sběrač s regulačními uzly stávajících VZT jednotek bude zrušen včetně rozvodů DN25 ke stávajícím VZT jednotkám. Nově budou regulační sestavy těsně u VZT výměníků.

Jan Plucar		tel.: 728 405 333, E-mail: plucar.vvp@seznam.cz	Razítko:
Vypracoval: Jan PLUCAR		Karlov 30/IV., 377 01 Jindřichův Hradec, IČO: 06346707	
Investor: Město Borovany, Žižkovo nám. 107, 37312 Borovany		Kontrola: Jan PLUCAR	Podpis: Arch. č.: 25/26 Datum: 3/2026
Místo: ZŠ Borovany, Petra z Lindy 13, 37312 Borovany			
Akce: Stupeň PD: DPS			číslo výkresu: 2
Napojení topných rozvodů pro nové VZT jednotky bazénu ZŠ Borovany			
D.1.4.4 Vytápění			p a r e:
Obsah: PŮDORYS		Formát: 4xA4 Měřítko: 1:50	